



图例：
XH XH 消防给水管道

- 说明：
- 图中所注尺寸除管长、标高、坐标以m计外，其余均以mm计。
 - 本图所注管道标高：指管底标高，以设备订货后厂家返资数据为依据。
 - 本图±0.00m相当于场平后1985国家高程1238.20m。
 - 最大冻土深度为117cm。

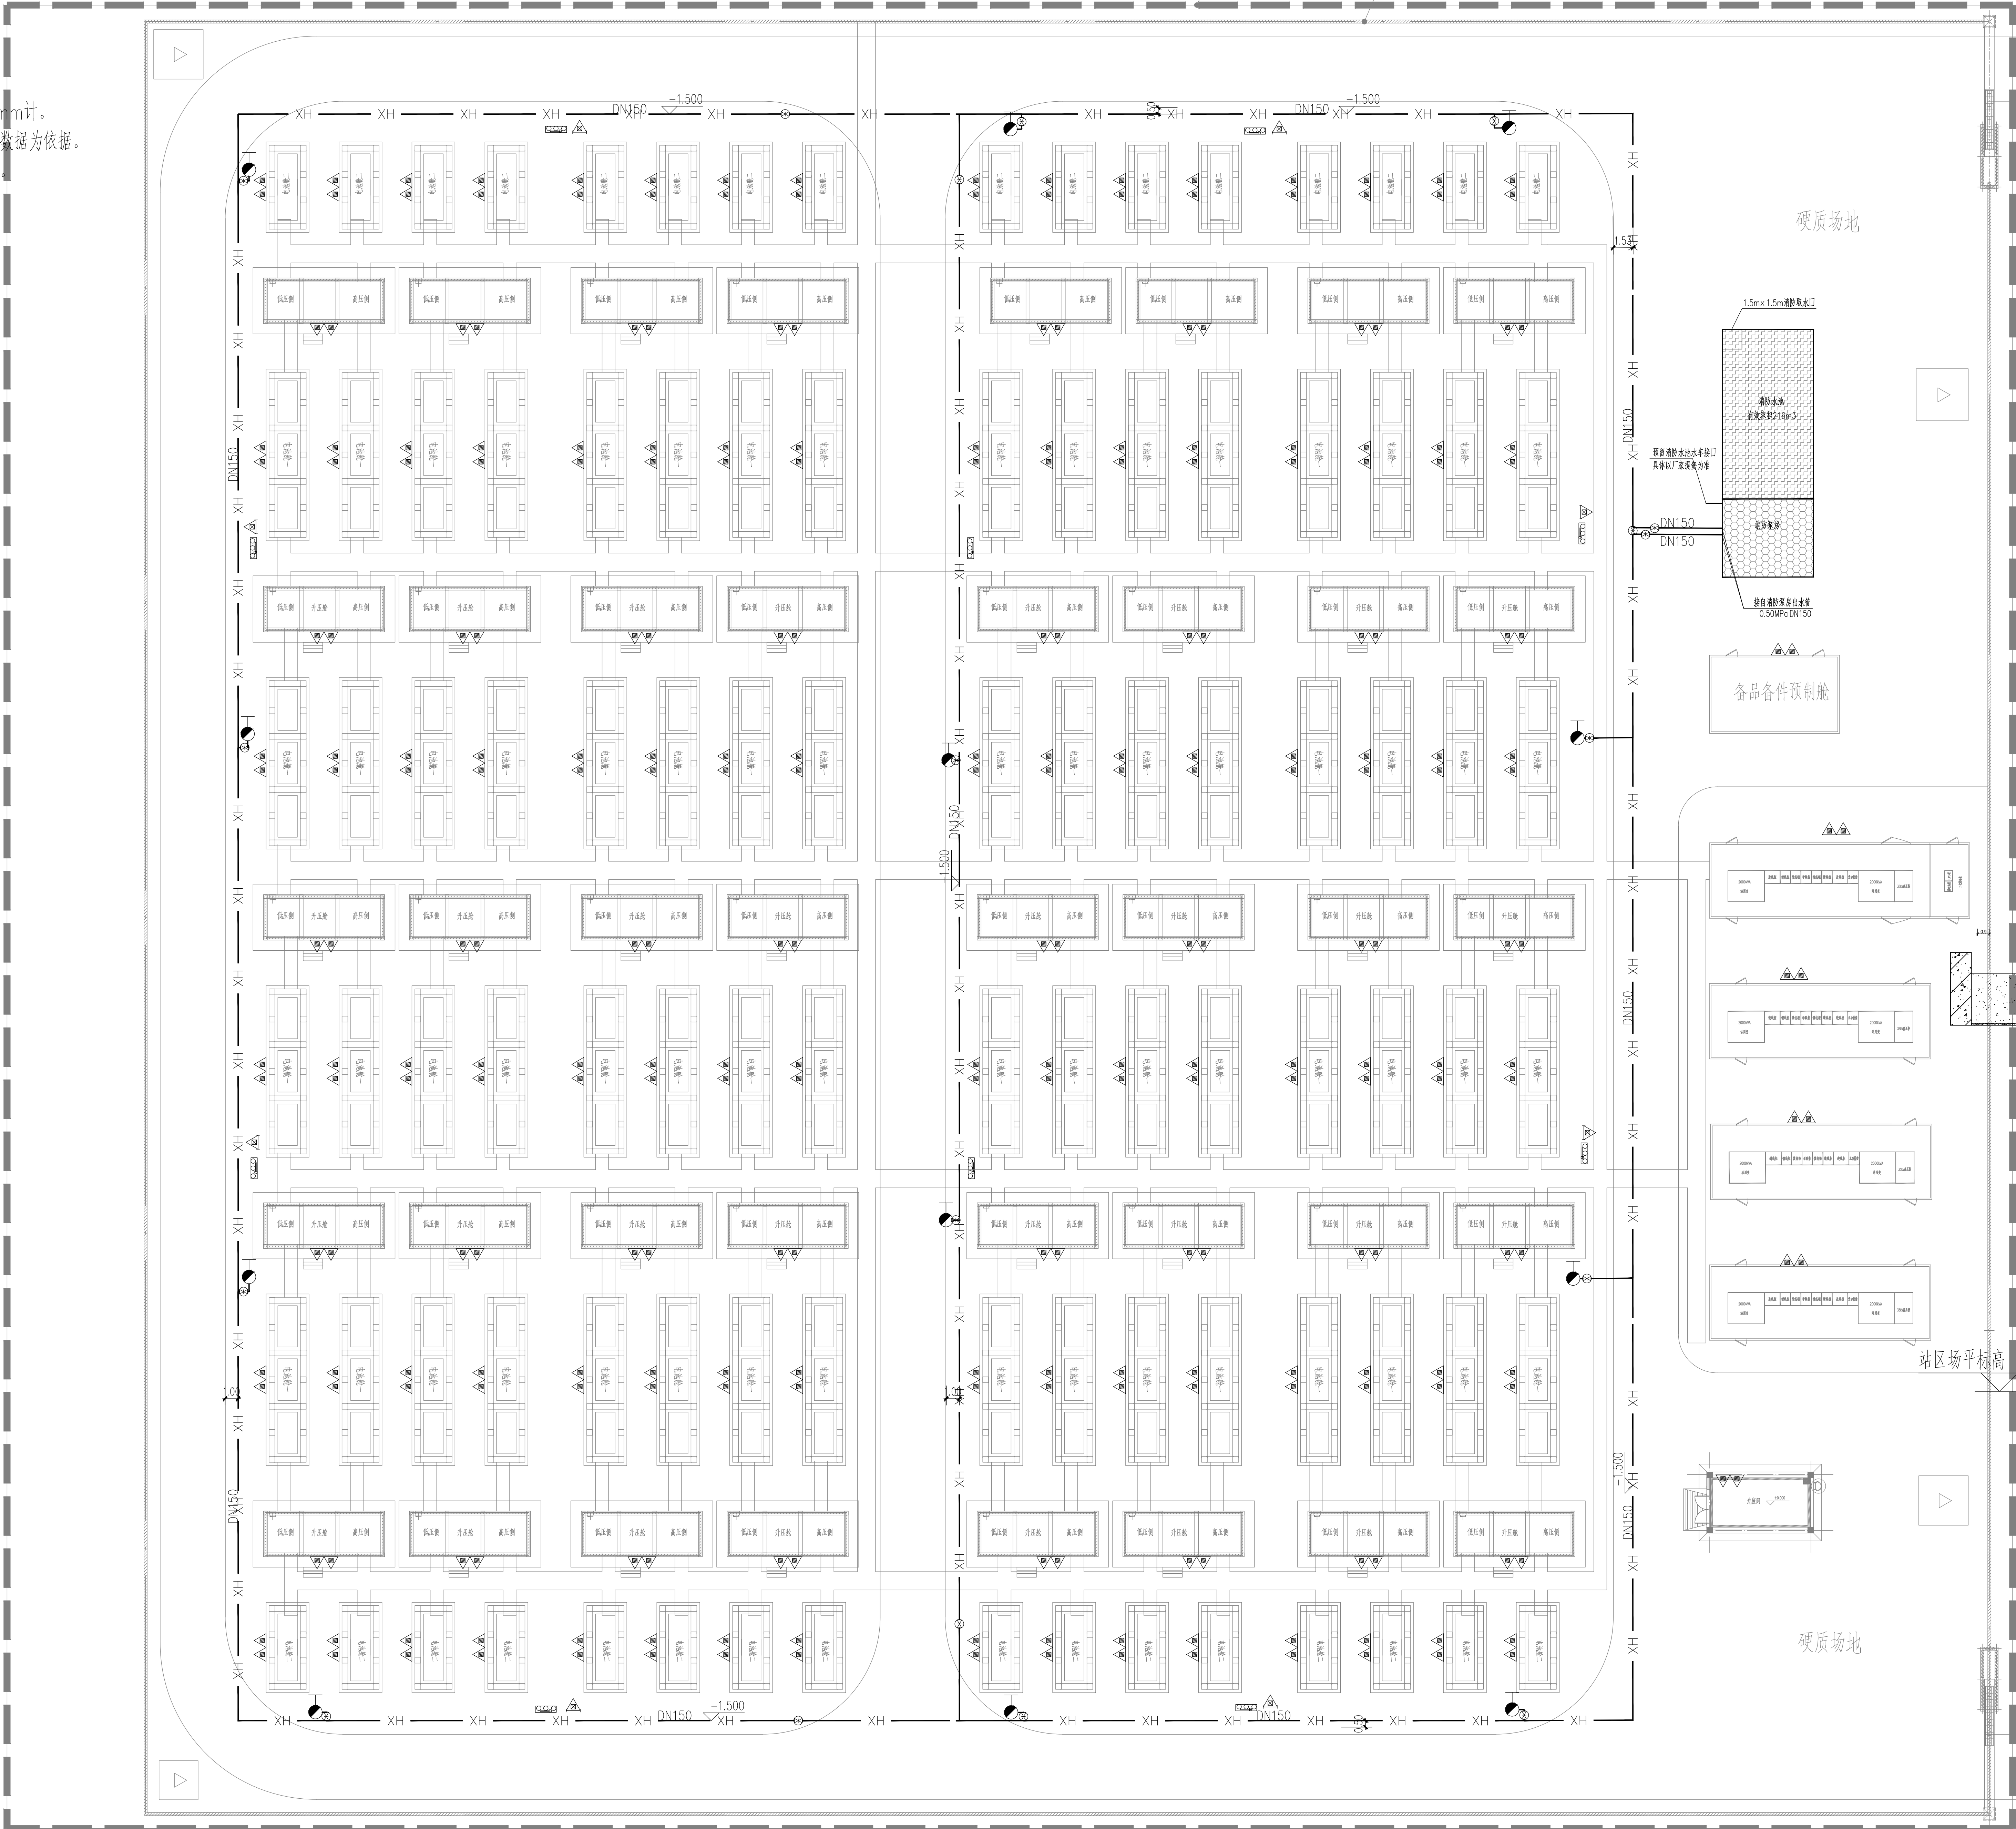


出入口

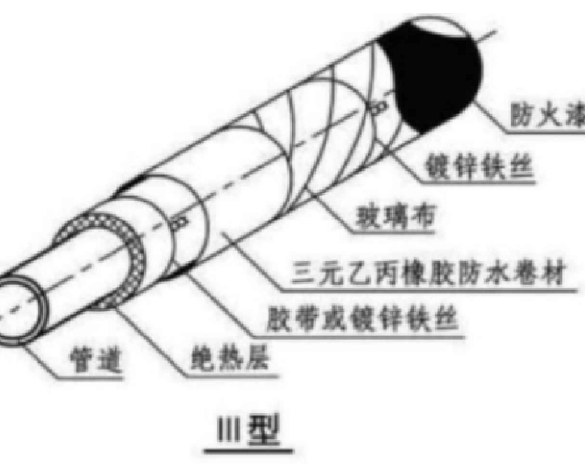


覆土内消防管保温做法示意图

注：冻土线上敷设消防管需设置保温。
绝热层采用30mm厚保温岩棉。

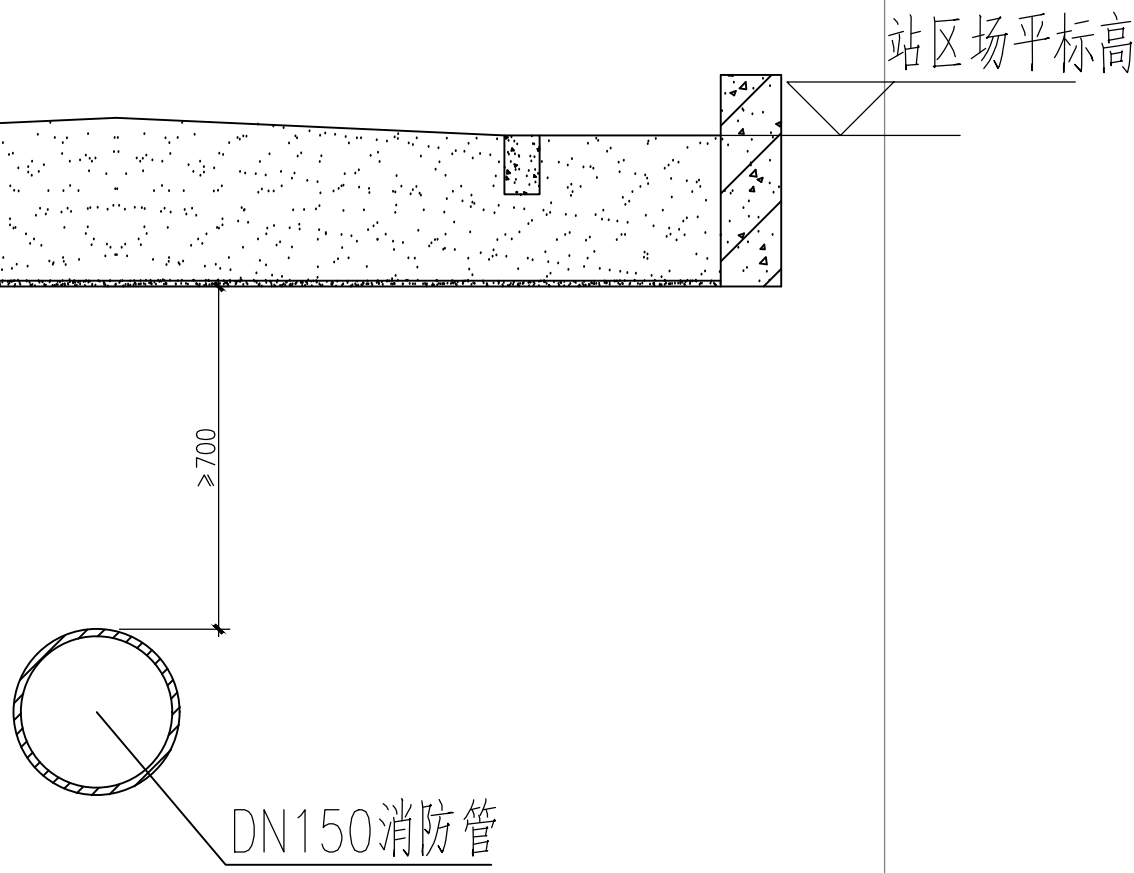

消防管与马路位置关系图

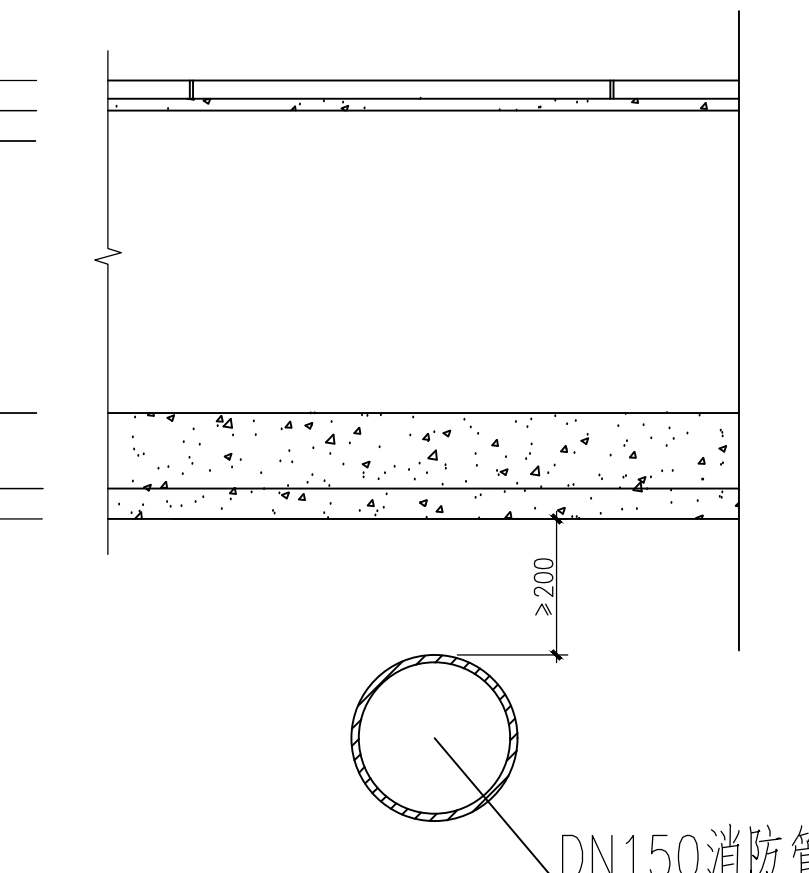

消防管与道路外电缆沟位置关系图

出入口

室外消防布置平面图 1:200

X=4430065.980
Y=33471034.350

专业		会签人	日期	审核	设计	制图	图号	263-N240115-S0105-03	R2
专业		会签人	日期	审核	设计	制图	图号	263-N240115-S0105-03	R2
室外消防布置平面图