


图例：

雨水管道


说明：

- 图中所注尺寸除管长、标高、坐标以m计外，其余均以mm计。
- 本图所注管道标高：指管底标高，以设备到货后厂家送资数据为依据。
- 本图±0.00m相当于场平后1985国家高程1238.20m。
- 最大冻土深度为117cm。

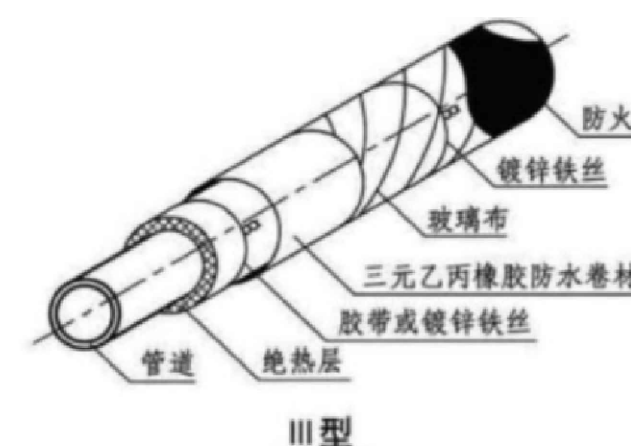


覆土内给水管保温做法示意图

注：冻土线上敷设排水管需设置保温。
绝热层采用30mm厚保温岩棉。

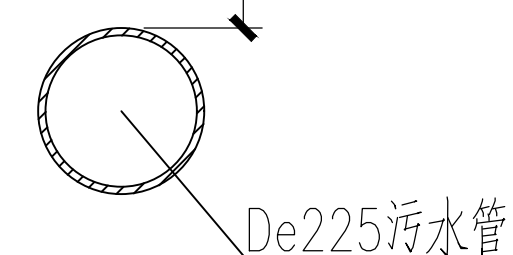

污水管与马路位置关系图

如不满足最小间距要求，污水管管外增设预制混凝土管套

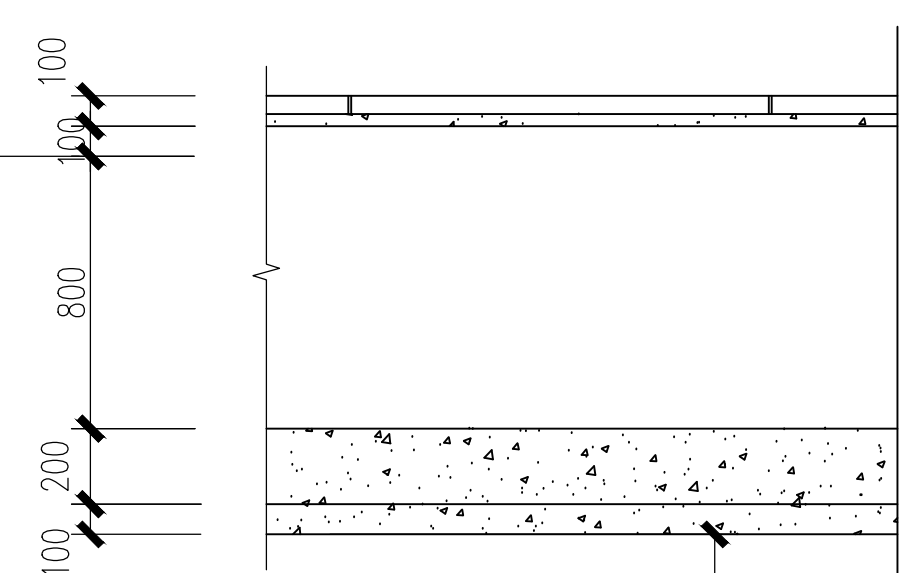

污水管与道路外电缆沟位置关系图

如不满足最小间距要求，污水管管外增设预制混凝土管套

出入口

室外排水布置平面图 1:200

室外排水布置平面图

X=4430065.980
Y=33471034.350

专业	会签人	日期	4430065.980
设计	设计	设计	33471034.350
CAD制图	CAD制图	CAD制图	CAD制图
2024.12.04	比例	图号	263-N240115-S0105-04